
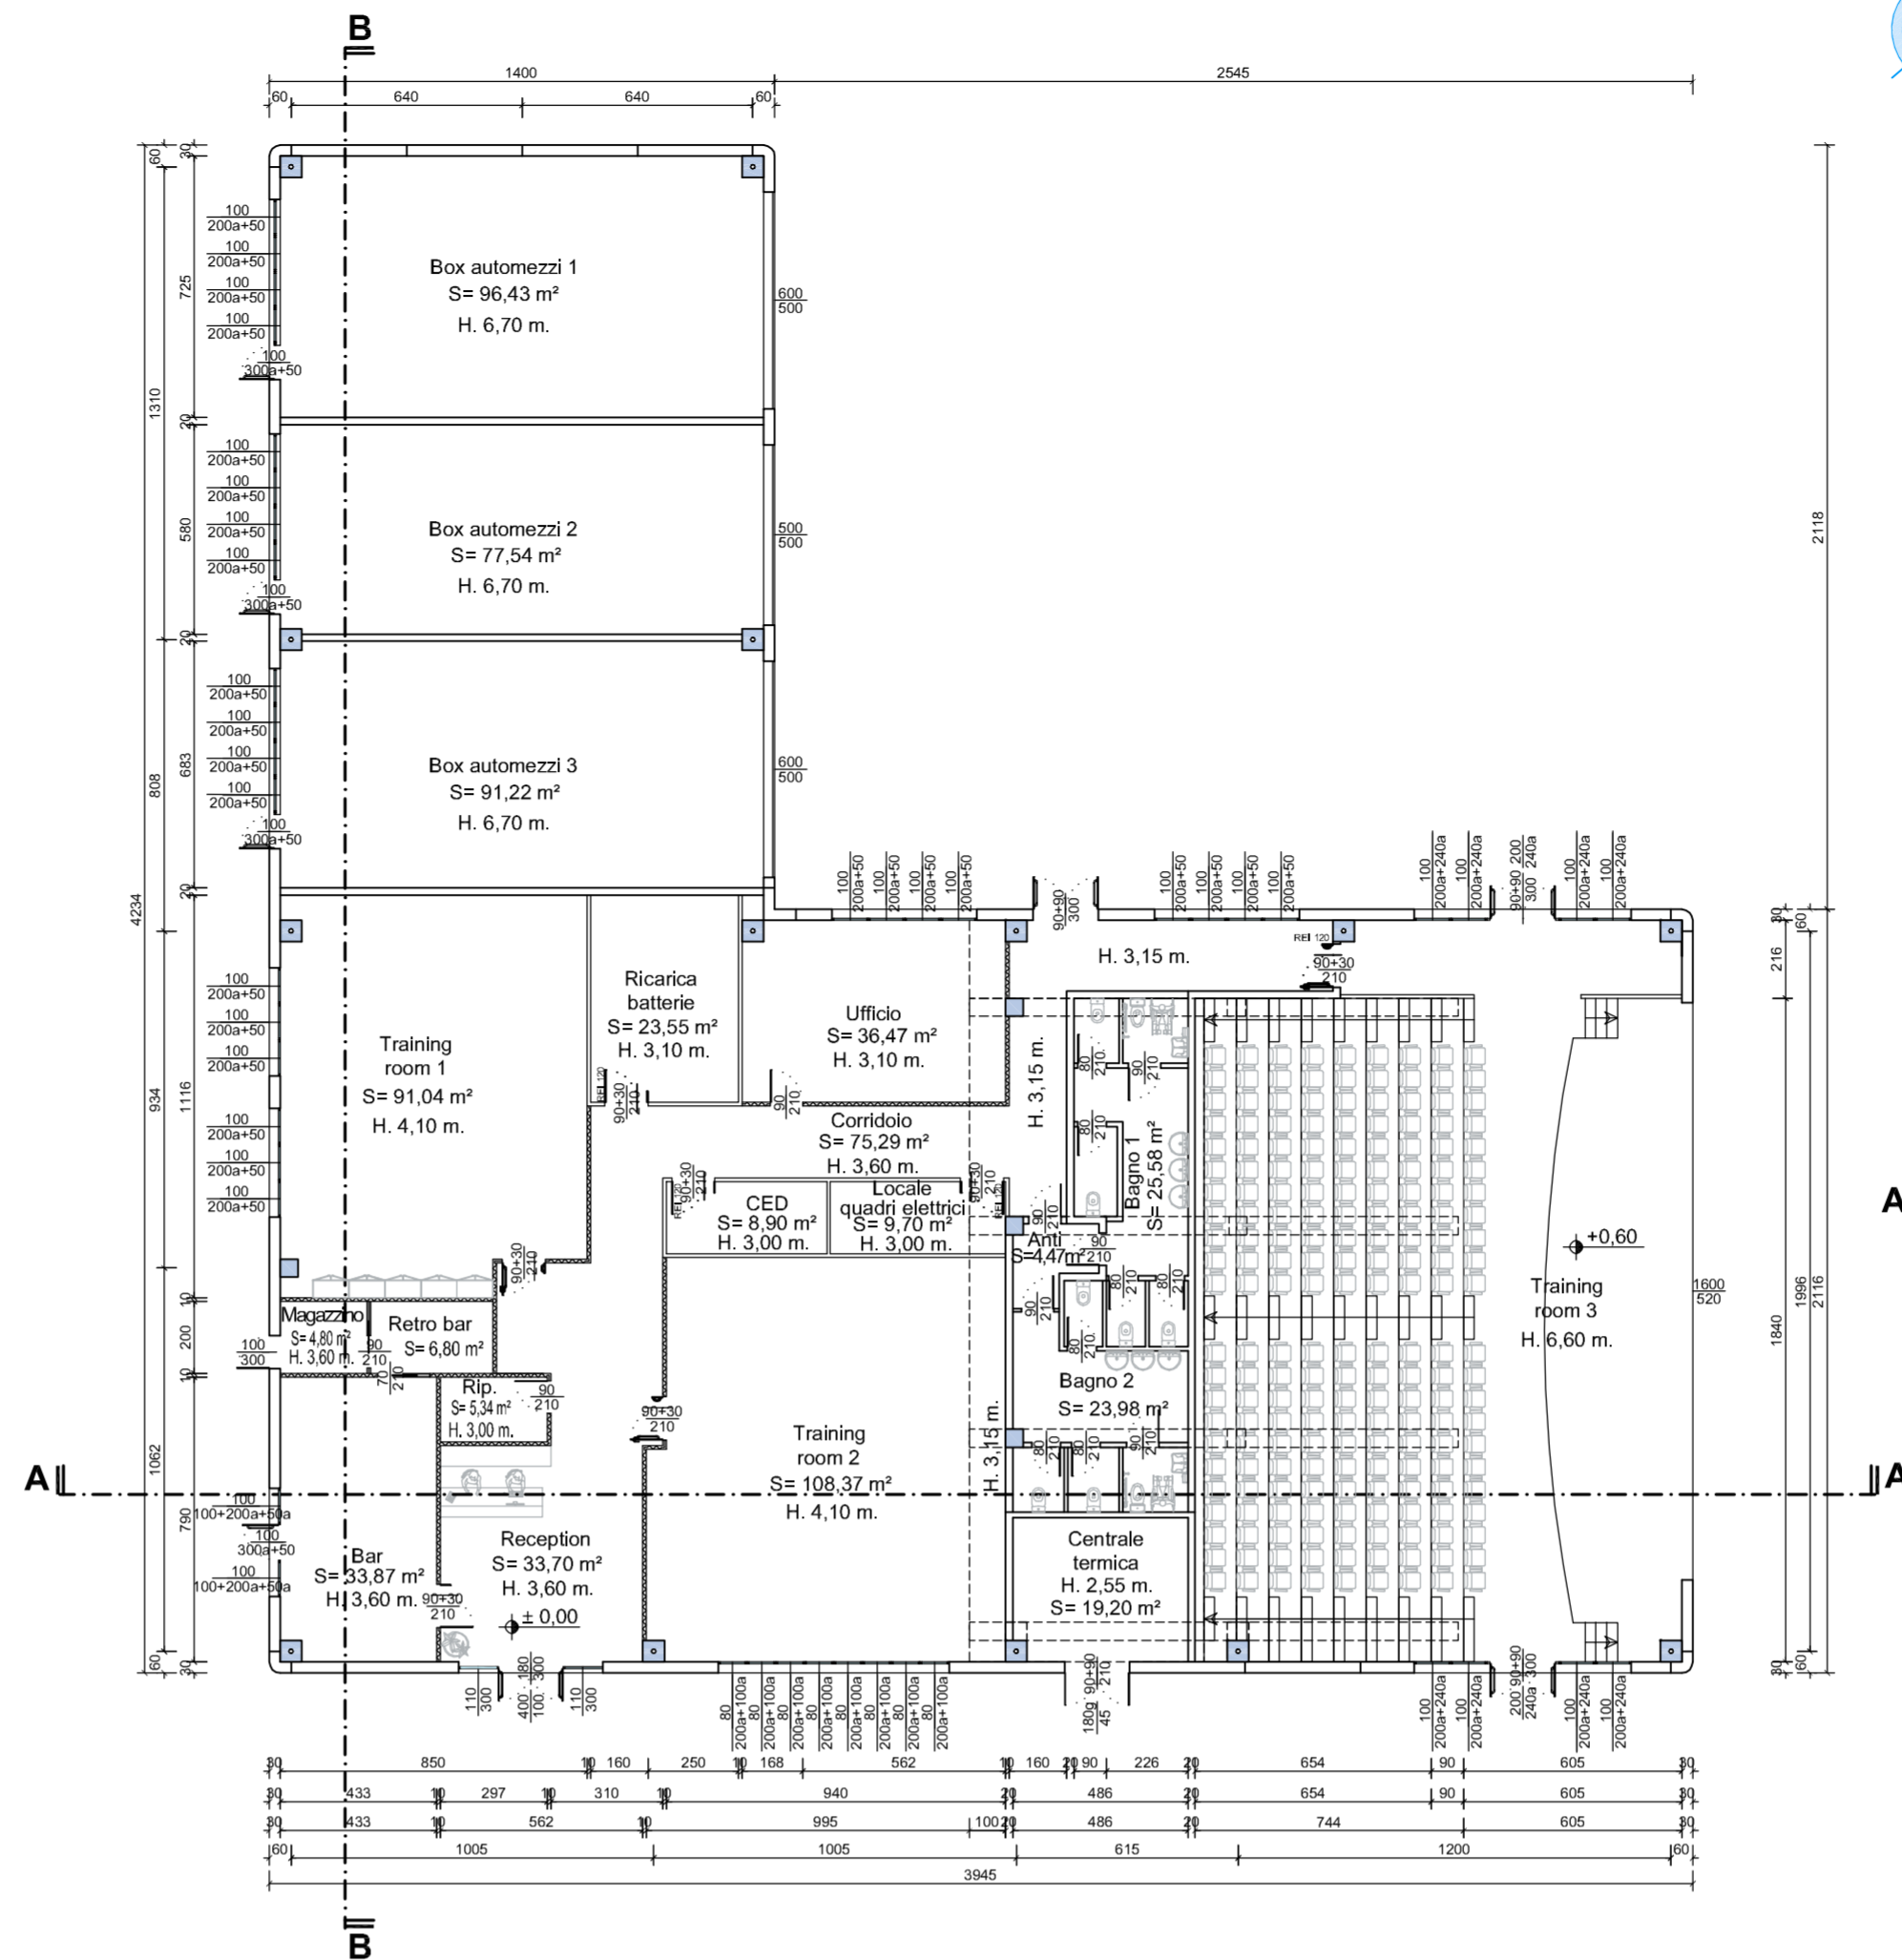


0	25.08.2014	EMMISSIONE		22.09.14	<i>JF</i>	22.09.14	<i>JF</i>
REV. n°	DATA	DESCRIZIONE		DATA	FIRMA	DATA	FIRMA
OGGETTO				ELABORATO			
PIANO URBANISTICO ATTUATIVO 41033 Concordia sulla Secchia (MO) APC.4 AMBITI PRODUTTIVI DI NUOVO INSEDIAMENTO PER LA MECCATRONICA AGRICOLA PROGETTO - FASE 1 Training Center PIANTE				U.35			
PROPRIETARIO		NOVA S.r.l. Via Galavotti, 78 41033 Concordia sulla Secchia (MO)		COMMITENTE		TOPFLOOR S.r.l. Via Galavotti, 64 41033 Concordia sulla Secchia (MO)	
SOSTITUISCE		DESIGNATORE	MODIFICA N°	SCALA	FILE	DATA	
		DS	0	1:200	553-E1140-0-U35	22.09.2014	
		enerplan S.r.l. - Società di ingegneria Via G. Donati - 41 - Carpi (MO) 41012 - Italia - CP 391 tel. +39059 4321011 - fax +39059 4321000 - P.IVA 02656940362 http://www.enerplan.it e-mail: enerplan@enerplan.it Capitale Sociale 100.000 € i.v. - C.C.I.A.A. n° 29082/2000					

TUTTI I DIRITTI SONO RISERVATI - VIETATA LA RIPRODUZIONE

PIANTA PIANO TERRA


Scala 1 : 200



STRALCIO DOPPIO VOLUME

TRAINING ROOM 3

Scala 1 : 200

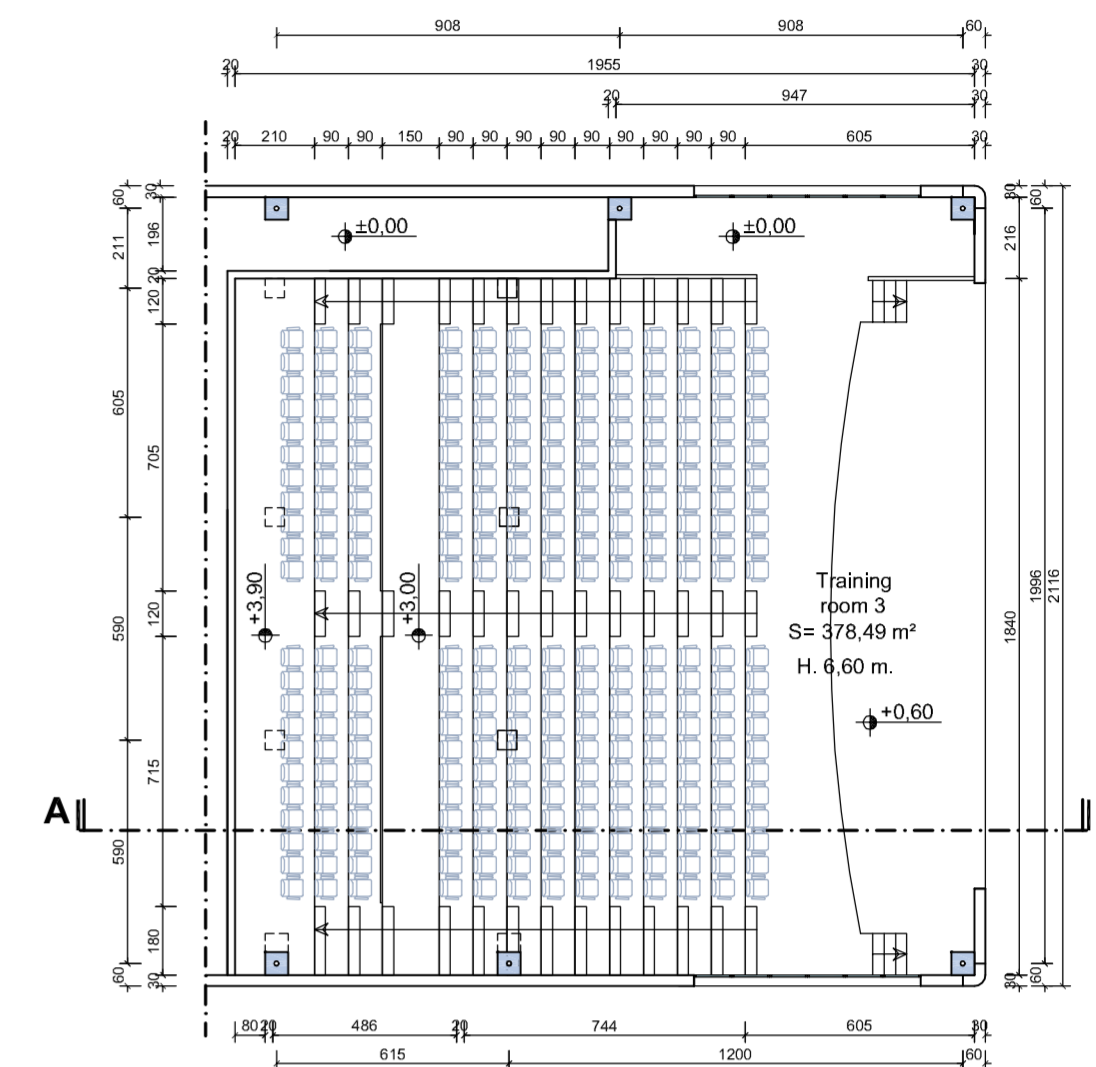

DESTINAZIONI D'USO	Superficie utile (Su) mq	Superficie accessoria (Sa) mq	Superficie esclusa dal computo della Su e Sa mq	Sup. aerante mq	Rapporto aerante	Sup. illuminante mq	Rapporto illuminante
Reception	33,70					13,60	0,404
Ripostiglio		5,34					
Bar	33,87			5,00	0,148	8,70	0,257
Retro bar	6,80						
Magazzino	4,80						
Training room 1	91,04			12,00	0,132	15,00	0,165
Corridoio	75,29						
Training room 2	108,37			19,20	0,177	19,20	0,177
CED	8,90						
Locale quadri elettrici			9,70				
Ricarica batterie	23,55						
Ufficio	36,47			8,00	0,219	10,00	0,274
Antibagno	4,47						
Bagno 1	25,58						
Bagno 2	23,98						
Centrale termica			19,20				
Training room 3	378,49			44,80	0,118 *	136,00	0,359
Box automezzi 1	96,43			8,00	0,083	13,50	0,140
Box automezzi 2	77,54			8,00	0,103	13,50	0,174
Box automezzi 3	91,22			8,00	0,088	13,50	0,148
TOTALI	1120,50	5,34	28,90				
Sc = Su + 60%Sa =	1123,704						

* ricambi discontinui > 20m²/hm²

PIANTA COPERTURA

Scala 1 : 200

